

LEGENDA SIMBOLI GRAFICI :

RETE IDRICA


- rete idrica principale in polietilene DN 150 mm
- rete idrica per allacciamenti ai lotti in polietilene AD PN 16-DN=90/73,6
- pozzetto in c/c per collegamento con linea esistente
- stacco idrante soprassuolo tubazione in polietilene AD PN 16-DN=125/102,2
- idrante soprassuolo DN 100 mm – UNI 9485
- saracinesco di intercettazione e derivazione con manovra dolcile DN 150 mm
- saracinesco su pozzetto terminale di scorcio DN 150 mm

TUBAZIONI IMPIANTO ANTINCENDIO


- Tubazione di Polietilene AD PN 16-DN=250/204,6
- Tubazione di Polietilene AD PN 16-DN=225/184,0
- Tubazione di Polietilene AD PN 16-DN=160/130,8
- Saracinesco
- idrante soprassuolo DN 100 mm – UNI 9485

RETE GAS

- condotto principale gas in polietilene DN 125 (5") media pressione
- terminale
- punto di allacciamento utenza in polietilene
- pozzetto 60x60 in c/c di ispezione
- pozzetto in c/c per collegamento con linea esistente
- valvola
- riduzione diametro

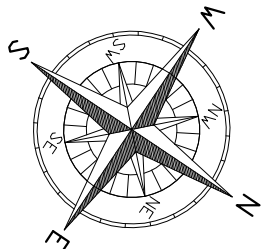

PLANIMETRIA GENERALE  
scala 1:500

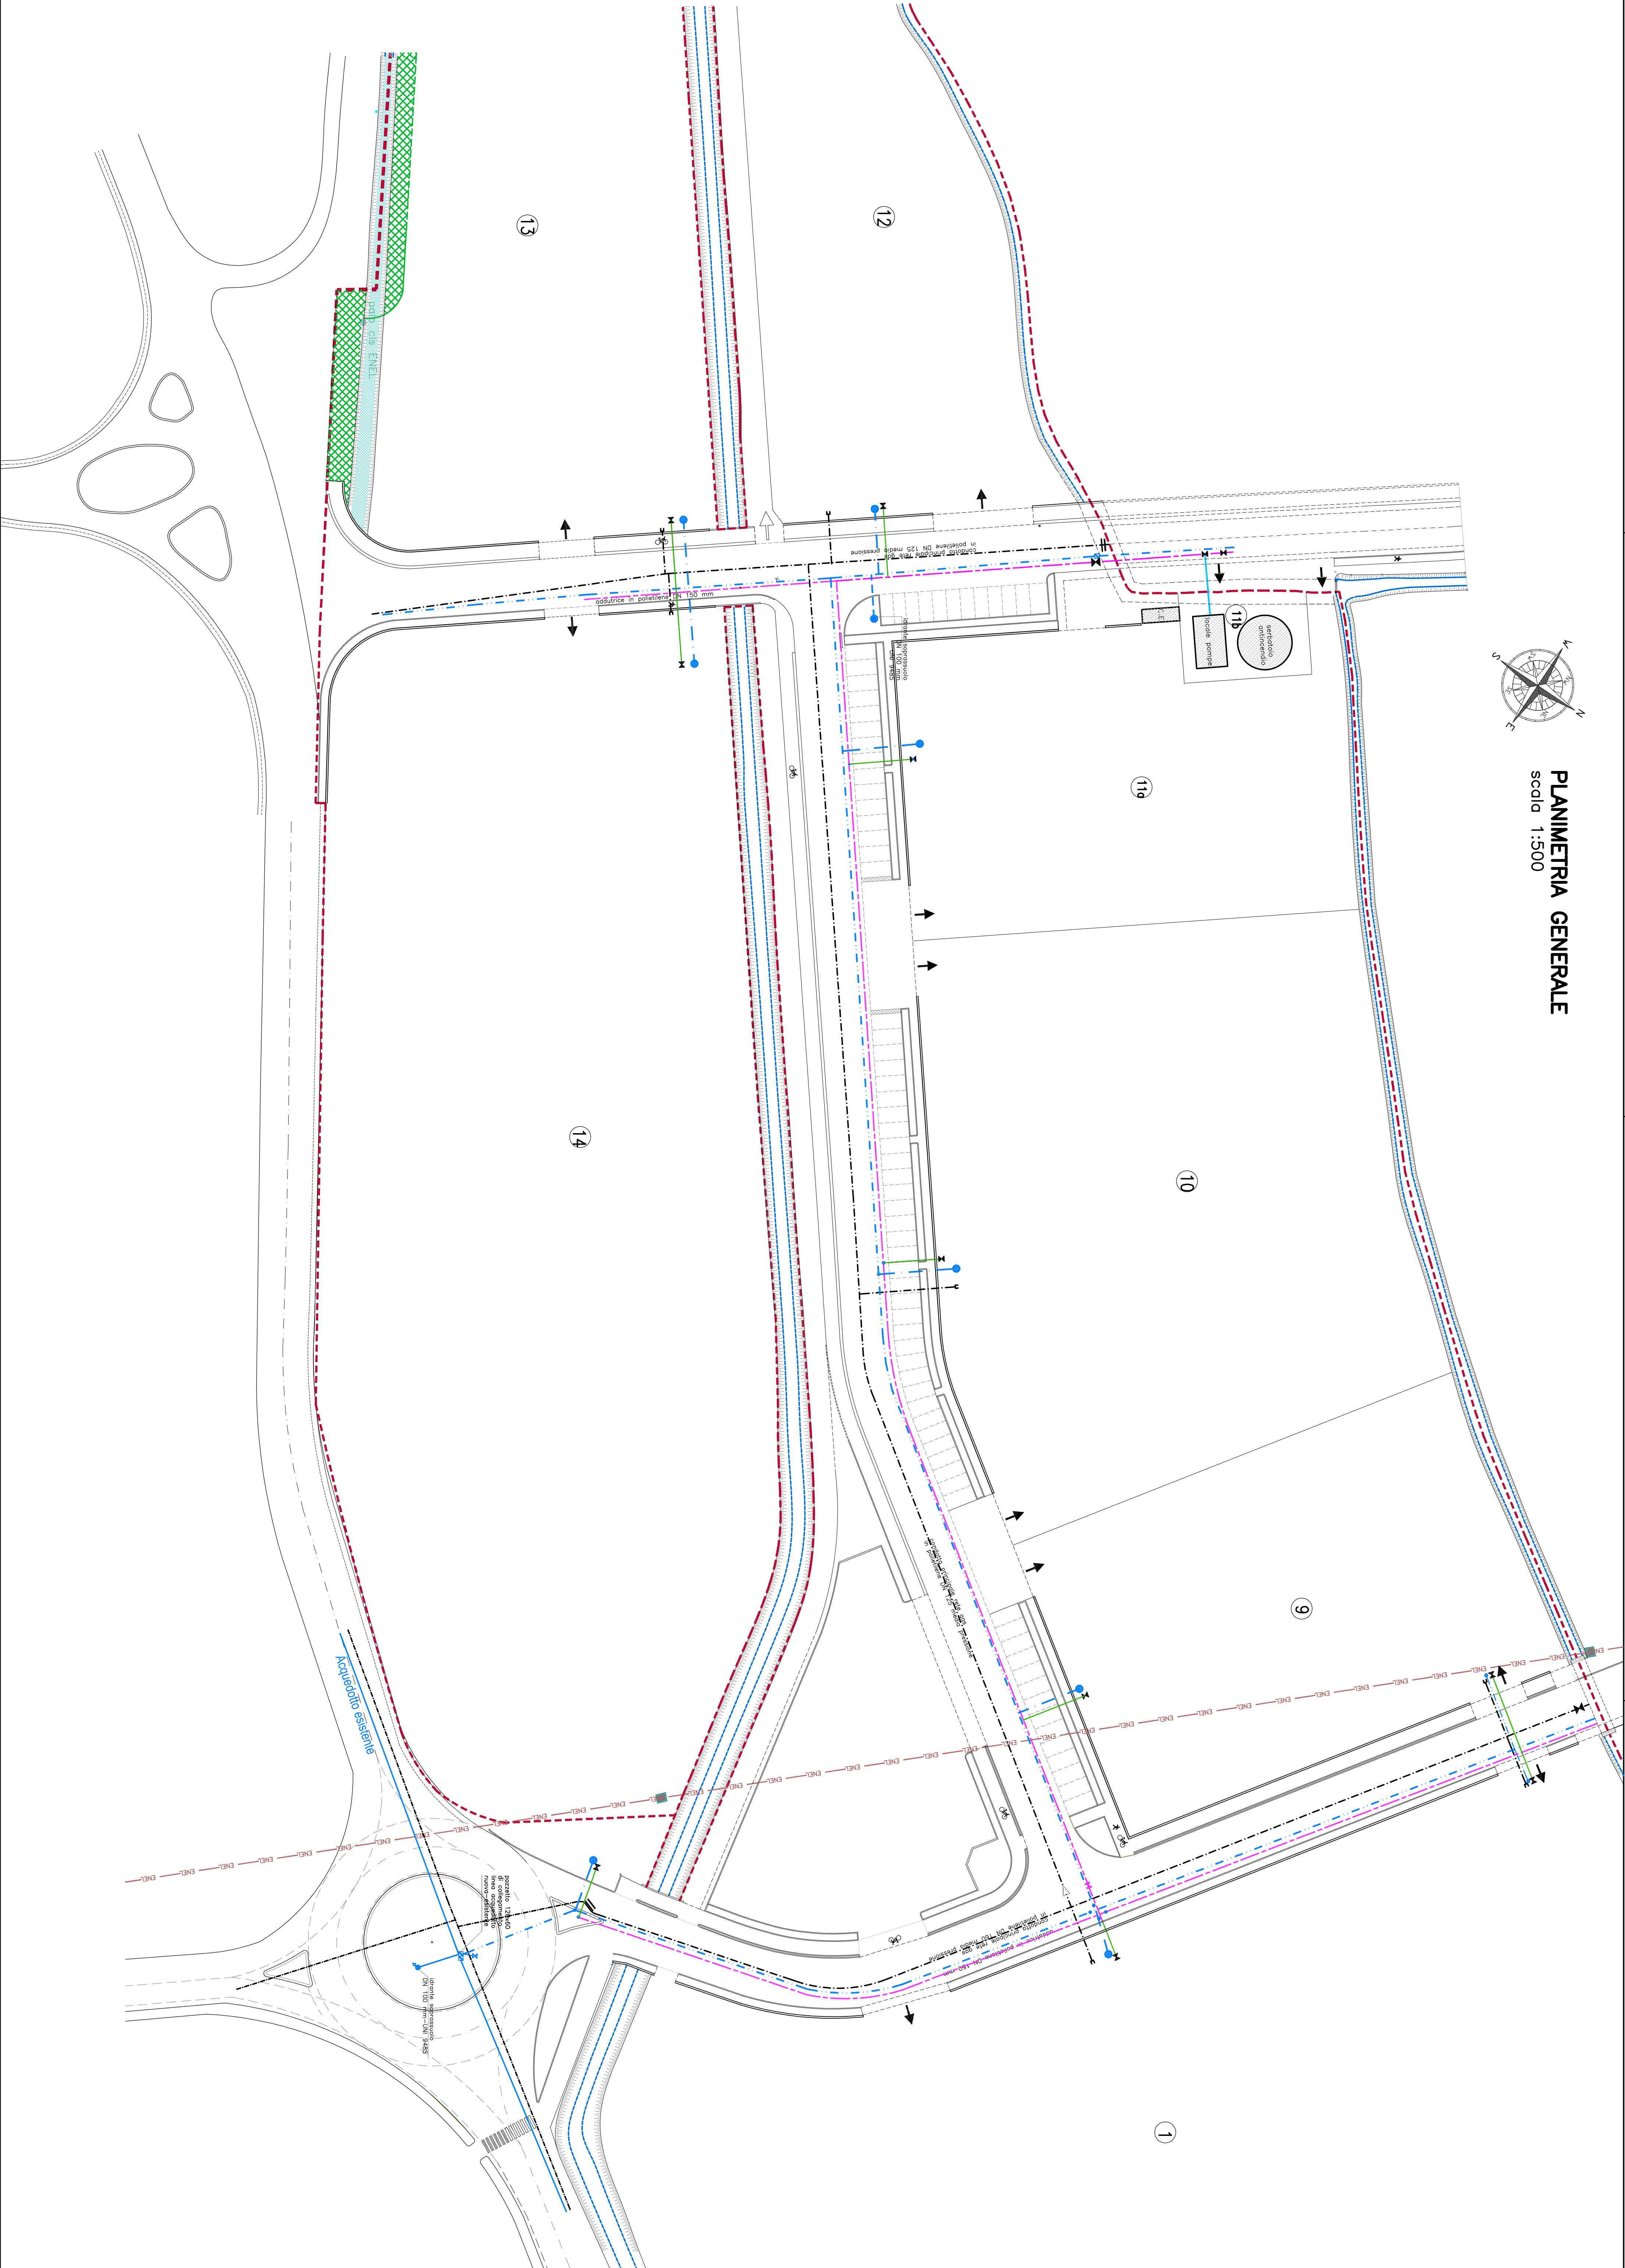

COMUNE DI SESTO AL REGHEVA

PROVINCIA DI PORDENONE

committenti: **IMMOBILIARE VALBRUNA s.r.l.**

sede in Casarsa della Delizia, via Btg, Gemona 7, p.i. 00285240933

**AGRICOLA DEL BANDUZZO s.a.s.** di Casarato Giuseppe & C

sede in Casarsa della Delizia, via Btg, Gemona 7, c.f. 01357960287

oggetto: **P.A.C. DI INIZIATIVA PRIVATA DENOMINATO**

**"CAVALLINA" IN LOCALITA' BANDUZZO**

**DELIBERA CONSILIARE N.78/2010—VARIANTE N.2**

**PLANIMETRIA RETI GAS**

**ACQUEDOTTO – ANTINCENDIO**

i tecnici:

i committenti:

tavolo:

9.7

Ing. ALESSIO PERIN – 31045 Mello di Livenza (TV) – Via S. Niccolò 5/1 – tel. 0422/783300 – [ing.perin@studioperin.com](mailto:ing.perin@studioperin.com)  
Geom. DANIELE CASIMIRO – 33094 Cordovara (PN) – P.zza della Vittoria 35/8 – tel. 0434/531509 – [d.casimiro@libero.it](mailto:d.casimiro@libero.it)